

Tavola n°
4.3

Scala:
1:50

 
Alloggio:
Via Colombini n.58, int. 3
Foglio 12, Particella 976, Subalterno 3

**PIANTA
PIANO RIALZATO**

**PROGETTO ESECUTIVO
IMPIANTO ELETTRICO**

Progettazione:
ARKISTUDIO
SOCIETÀ DI PROGETTAZIONE s.r.l.

AMMINISTRATORE
E DIRETTORE TECNICO
TULLIO TOSELLI
ARCHITETTO
N. 72 ORDINE ARCHITETTI DI VERCELLI





VERCELLI - Via Viganotti, 2
tel.: 0161259088 - fax.: 0161602132
e-mail: info@arkistudio.eu
www.arkistudio.eu

PATH: 212 - Siena casa\USCITA\PDF

FILE: Alloggi.dwg

 DATA: FEBBRAIO 2018

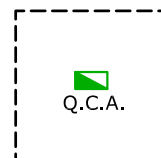

LEGENDA

	Presse 2p+T 10A 250V		Punto luce a parete		Cronotermostato ambiente
	Presse bivalente 2p+T 10/16A 250V FORNO FRIGO LAVAT LAVAS h=1,20 mt		Punto luce a soffitto		Elettroserratura
	Presse universale P30 2p+T 10/16A 250V FORNO FRIGO LAVAT LAVAS h=1,20 mt		Punto luce emergenza		Pulsante per suoneria ingresso con portanome
	Presse TV - SAT		Punto luce emergenza da incasso scatola 503		Distribuzione incassata o interrata
	Presse TV		Suoneria ingresso		Distribuzione a vista IP55 Tubazione PVC
	Presse telefonica		Ronzatore per bagno		Scatole di derivazione impianto elettrico
	Interruttore bipolare		Citofono e pulsante apriporta		Pulsante a tirante
	Interruttore luminoso		Alimentazione diretta con interruttore bipolare x cappa e temporizzatore per bagno		Apparecchiatura con grado di protezione IP65
	Interruttore bipolare luminoso		Elettrovalvola risc. appartamento		Predisposizione scatola 503 energia
	Interruttore unipolare		Postazione interna citofono comune		Gruppo cucina h=1,20 mt: n° 5 bipolari e n° 1 presa 2P10/16A+T
	Deviatore		Scatole di derivazione dorsale telefonica		Alimentazione autodrive
	Invertitore		Scatole di derivazione dorsale impianto TV con derivatori e partitori		Quadro elettrico Q.C.U. Q.G.A. Q.C.A.
	Pulsante luminoso		Distribuzione incassata dorsale telefonica		Morsettiera di terra
	Pulsante		Distribuzione incassata dorsale telefonica		Boiler elettrico

